
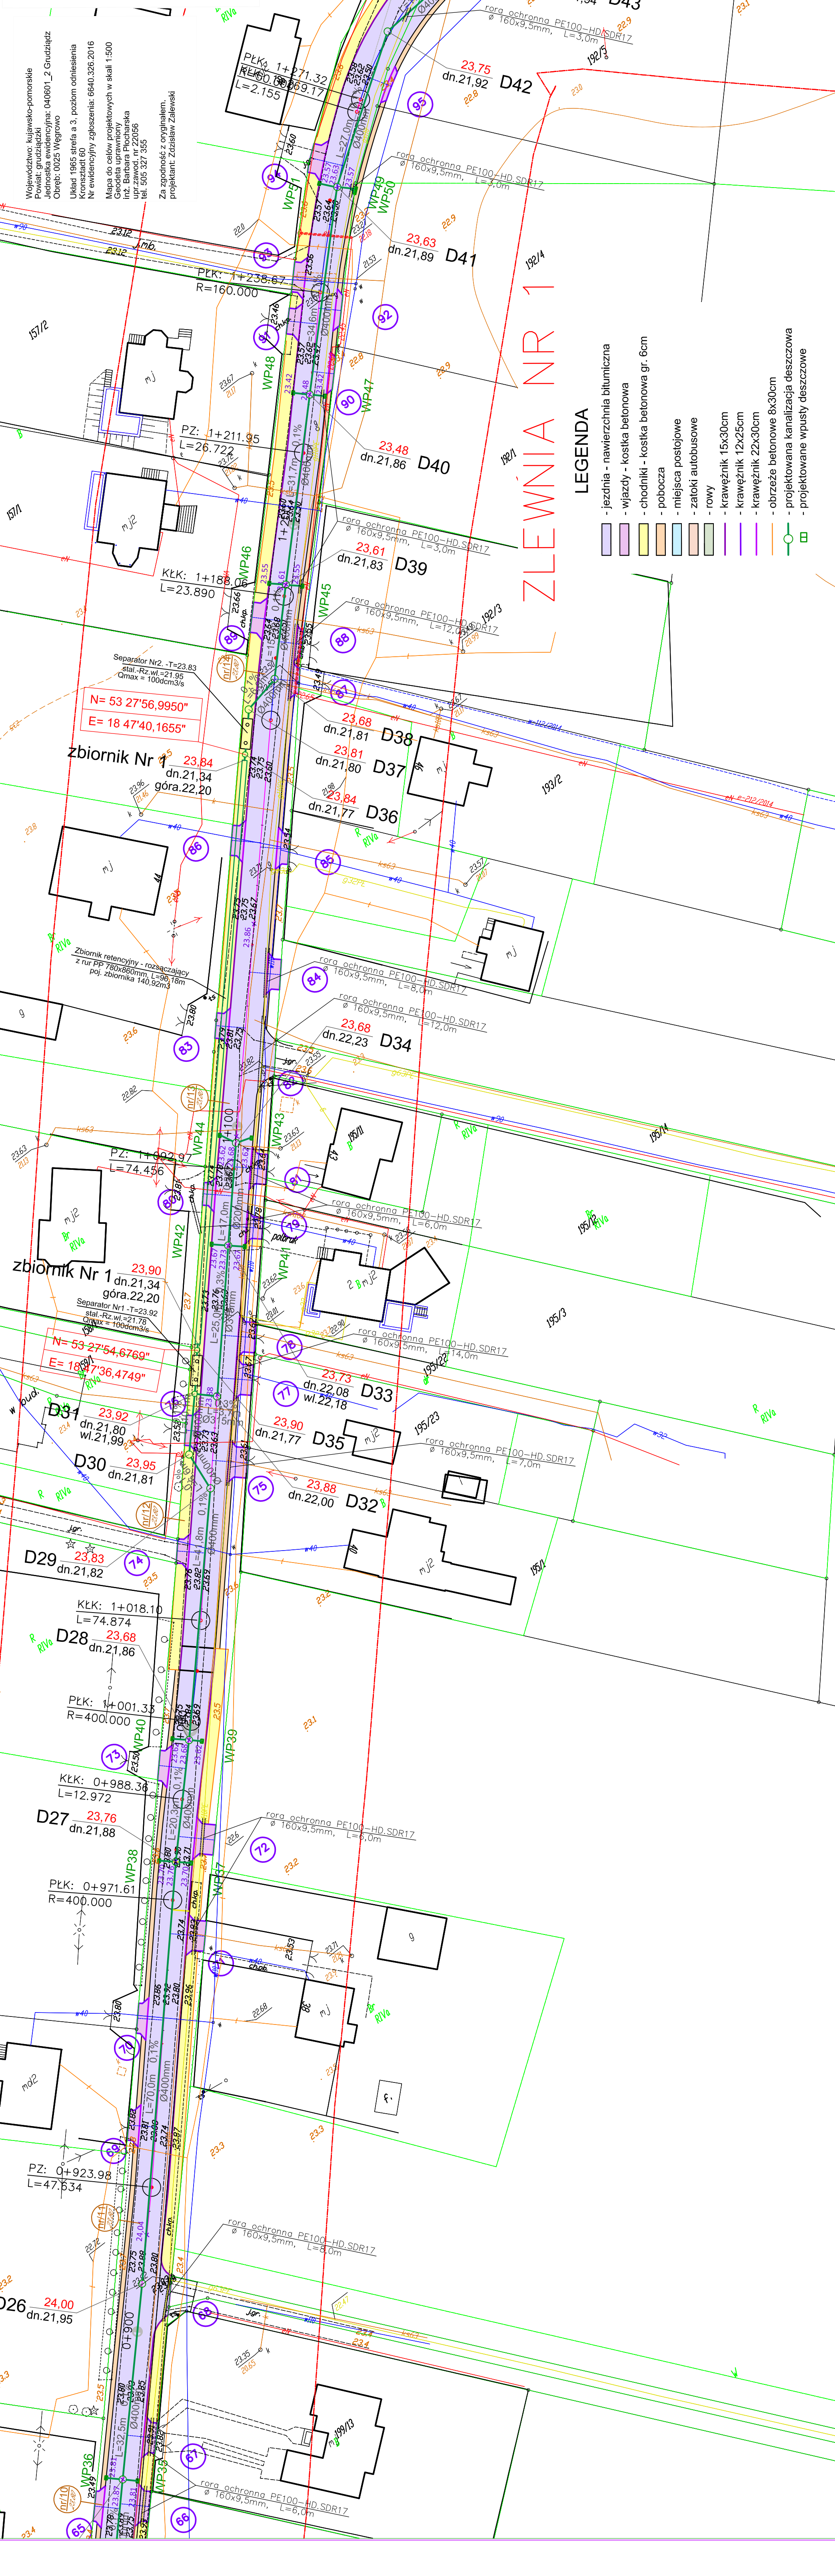


PROJEKT ZAGOSPODAROWANIA TERENU  
KANALIZACJA DESzczOWA - I ETAP REALIZACJI

	Biurowo Projektów Drogowych s.c. ul. Bema 16/8, 87-100 Toruń
OBIEKT:	PRZEBUDOWA Z ROZBUDOWA DROGI POWIATOWEJ NR 1378C GRUDZIĄDZ - GAĆ
INWESTOR:	Powiat Grudziądzki ul. Małomyńska 1, 86-300 Grudziądz
BRANŻA/STADIUM:	SANITARNIA / PROJEKT WYKONAWCZY
PROJEKTANT:	Zdzisław Zalewski GT-8346/III/7178
SPRAWDZAJĄCY:	mgr inż. Monika Lewandowska KUP/0151/POSI/09
DATA: 01.2017 r.	SKALA: 1:500
RYS. NR:	S-3



- LEGENDA**
- jezdnia - nawierzchnia bitumiczna
  - wjazdy - kostka betonowa
  - chodniki - kostka betonowa gr. 6cm
  - pobocza
  - miejsca postojowe
  - zatoki autobusowe
  - rowy
  - krawężnik 15x30cm
  - krawężnik 12x25cm
  - krawężnik 22x30cm
  - obrzeże betonowe 8x30cm
  - projektowana kanalizacja deszczowa
  - projektowane wpusty deszczowe